

POZNÁMKA:


TRASY PODZEMNÍCH VEDENÍ INŽENÝRSKÝCH SÍTÍ JSOU ZAKRESLENY ORIENTAČNĚ. STAVEBNÍK SI JEJICH PŘESNOU POLOHU NECHÁ VYTÝČIT A STANOVIT PODMÍNKY OCHRANY OD JEJICH SPRÁVCŮ PŘED ZAHÁJENÍM VÝKOPÝCH PRACÍ

Revize	<i>Práce revize</i>	<i>Datum revize</i>
<p>AQUA PROCON s.r.o. Projektová a inženýrská společnost – divize Praha IČO: 256 109 335, IČK: 266 712 140 E-mail: info@aquaprocon.cz www.aquaprocon.cz</p>		
Vedoucí projektu	Ing. Daniel Kozický	
Vedoucí dílčích projektů	Jan Kralovská	
Zodpovědný projektant	Jan Kralovská	
Vypracoval	Ing. Jindřich Jonášová	
Kontroloval	Ing. Radovan Haloun, CSc.	
Investor	Vodňatarská společnost Táborsko s.r.o., Kosova 2894, 390 02 Tábor	
Objednatel	Vodňatarská společnost Táborsko s.r.o., Kosova 2894, 390 02 Tábor	
Formát	7A4	Měřítko 1:250
Projekt	SEZIMOVO ÚSTÍ - ŠAFAŘÍKOVÁ ULICE - REKONSTRUKCE VODOVODU D VÝKRESOVA DOKUMENTACE	Stavba
Průběh	SITUACE STAVBY č. 1	Číslo přílohy D.2.1
		Revize 0

ŘAD 1

PE100 SDR 11- DN 160x14,6 - DL.425.37 M

SO 04 - RUŠENÍ STÁVAJÍCÍ KANALIZACE BET DN 300 - DL. 32,00 m ZAFOUKÁNÍ POTRUBÍ, UBOURÁNÍ POKLOPŮ

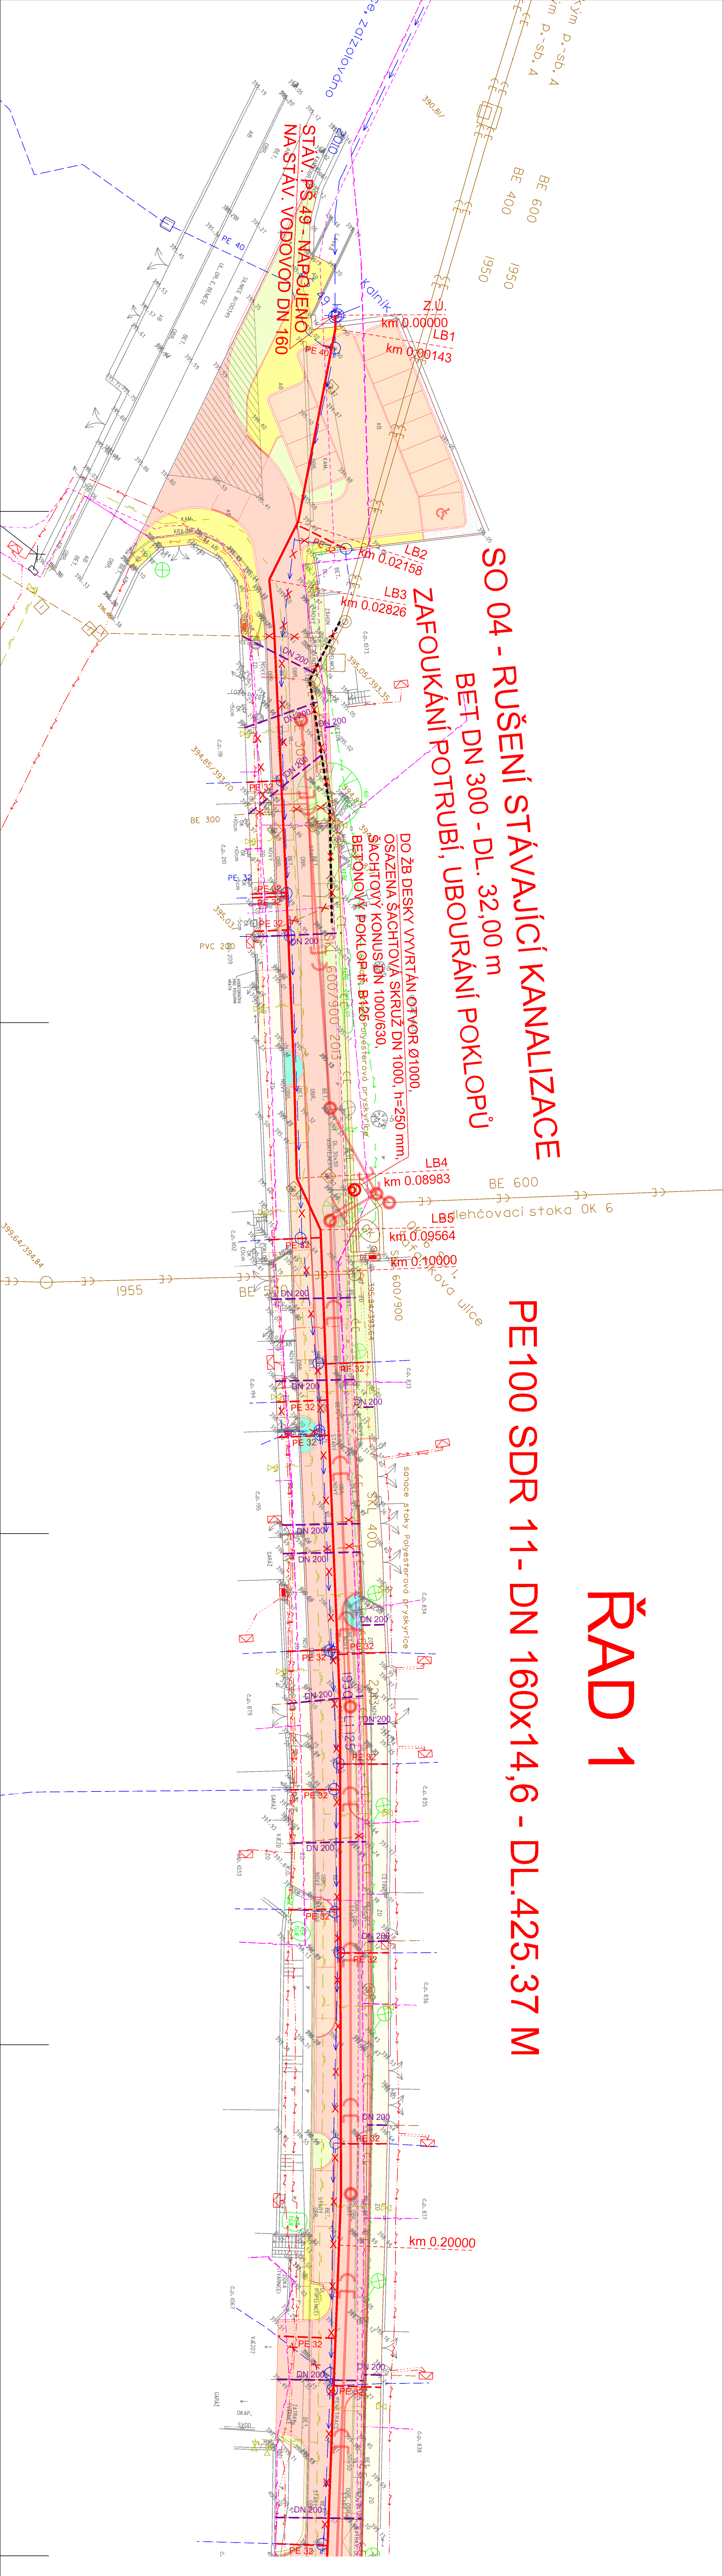

LEGENDA:

- NAVRHOVANÉ INŽENÝRSKÉ SÍTĚ**
- NAVRHOVANÝ VODOVOD
 - - - NAVRHOVANÁ VODOVODNÍ PŘÍPOJKA
 - - - NAVRHOVANÁ KANALIZAČNÍ ODBOČKA
 - - - RUŠENÝ VODOVOD
 - - - RUŠENÁ PŘÍPOJKA VODOVODU
 - - - RUŠENÉ POTRUBÍ KANALIZACE
 - - - RUŠENÁ ODBOČKA KANALIZACE
- SOUVISEJÍCÍ INVESTICE**
- NAVRHOVANÁ DEŠŤOVÁ KANALIZACE V PÁMCI PROJEKTOVÉ DOKUMENTACE
 - REKONSTRUKCE KOMUNIKACE PARKOVACÍCH PLOCH A CHODNÍKŮ ULICE ŠAFAŘÍKOVÁ V SEZIMOVĚ ÚSTÍ. PROJEKTANT WAW projekt s.r.o. - 12/2019
 - REKONSTRUKCE KOMUNIKACE A NAVRHOVANÁ DEŠŤOVÁ KANALIZACE POKLOPŮ A CHODNÍKŮ ULICE ŠAFAŘÍKOVÁ V SEZIMOVĚ ÚSTÍ. PROJEKTANT WAW projekt s.r.o. - 12/2019
- INŽENÝRSKÉ SÍTĚ STÁVAJÍCÍ**
- VODOVOD
 - VODOVODNÍ PŘÍPOJKA
 - KANALIZACE
 - KANALIZAČNÍ ODBOČKA
 - STL PLYNOVOD
 - KABEL PODZEMNÍ SDĚLOVAČÍ
 - KABEL PODZEMNÍ VN
 - KABEL PODZEMNÍ NN
 - KABEL PODZEMNÍ VO